



k:\2021\2021 925 01\2021 925 01_b planimetrie e schemi\21 925 01 ele plan_v02.dwg

LEGENDA CORPI ILLUMINANTI					
SIMBOLO	DESCRIZIONE	LAMPADA	DATI	TIPO	FOTO
a	Armatura stradale altezza da terra=10m	LED 3000K	IP66 CLASSE II 52W 6070 Lumen	AEC ITALO I 0F3 STW 3.7-2M	
b	Armatura stradale altezza da terra=5,5m	LED 3000K	IP66 CLASSE II 39W 4800 Lumen	AEC ITALO I 0F3 STW 3.5-2M	
c	Armatura stradale altezza da terra=5,5m con cartello retroilluminato	LED 4000K	IP66 CLASSE II 39W 5160 Lumen	AEC ITALO I 0F6 OP-DX 4.5-1M	


LEGENDA SIMBOLI IMPIANTO ELETTRICO	
	Cavidotto interrato per distribuzione impianto forza motrice (f.m.)
	Pozzetto 50x50 interno per distribuzione impianto forza motrice (f.m.)
	Cavo elettrico FG16R per distribuzione impianto forza motrice (f.m.)
	Cavidotto interrato per distribuzione impianto forza motrice (f.m.)
	Cavidotto interrato per distribuzione impianto forza motrice (f.m.)

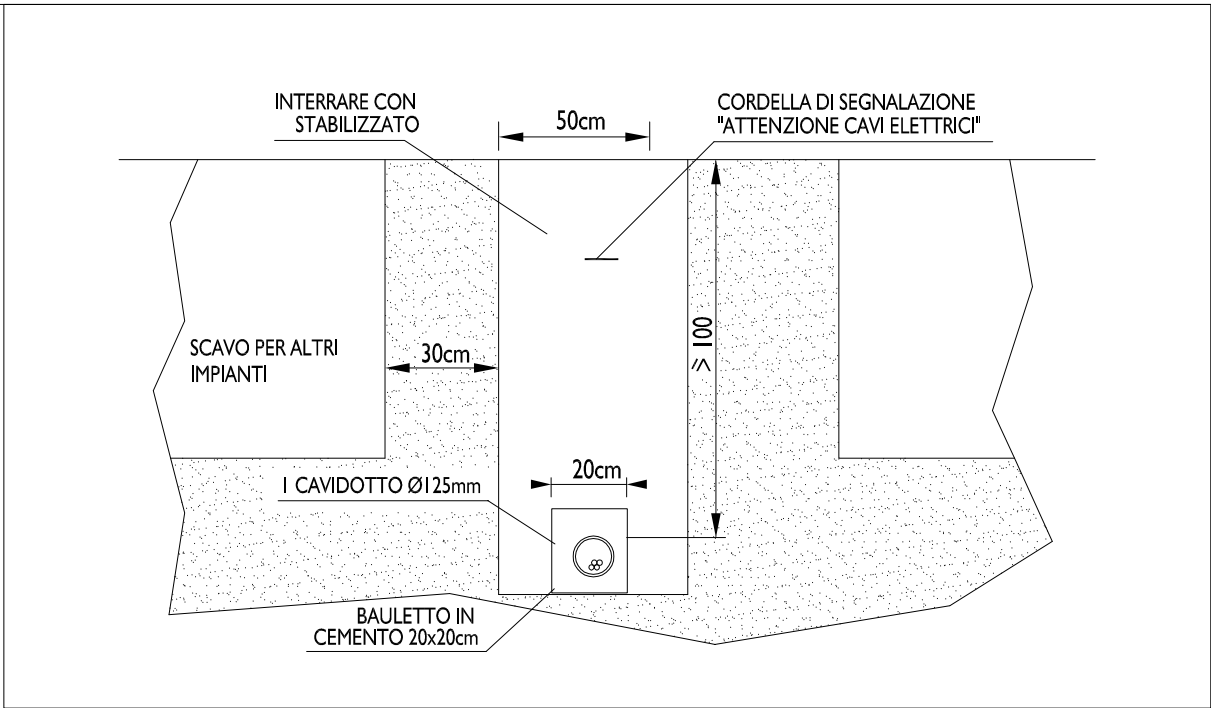

PARTICOLARE SCAVO - SCALA 1:20

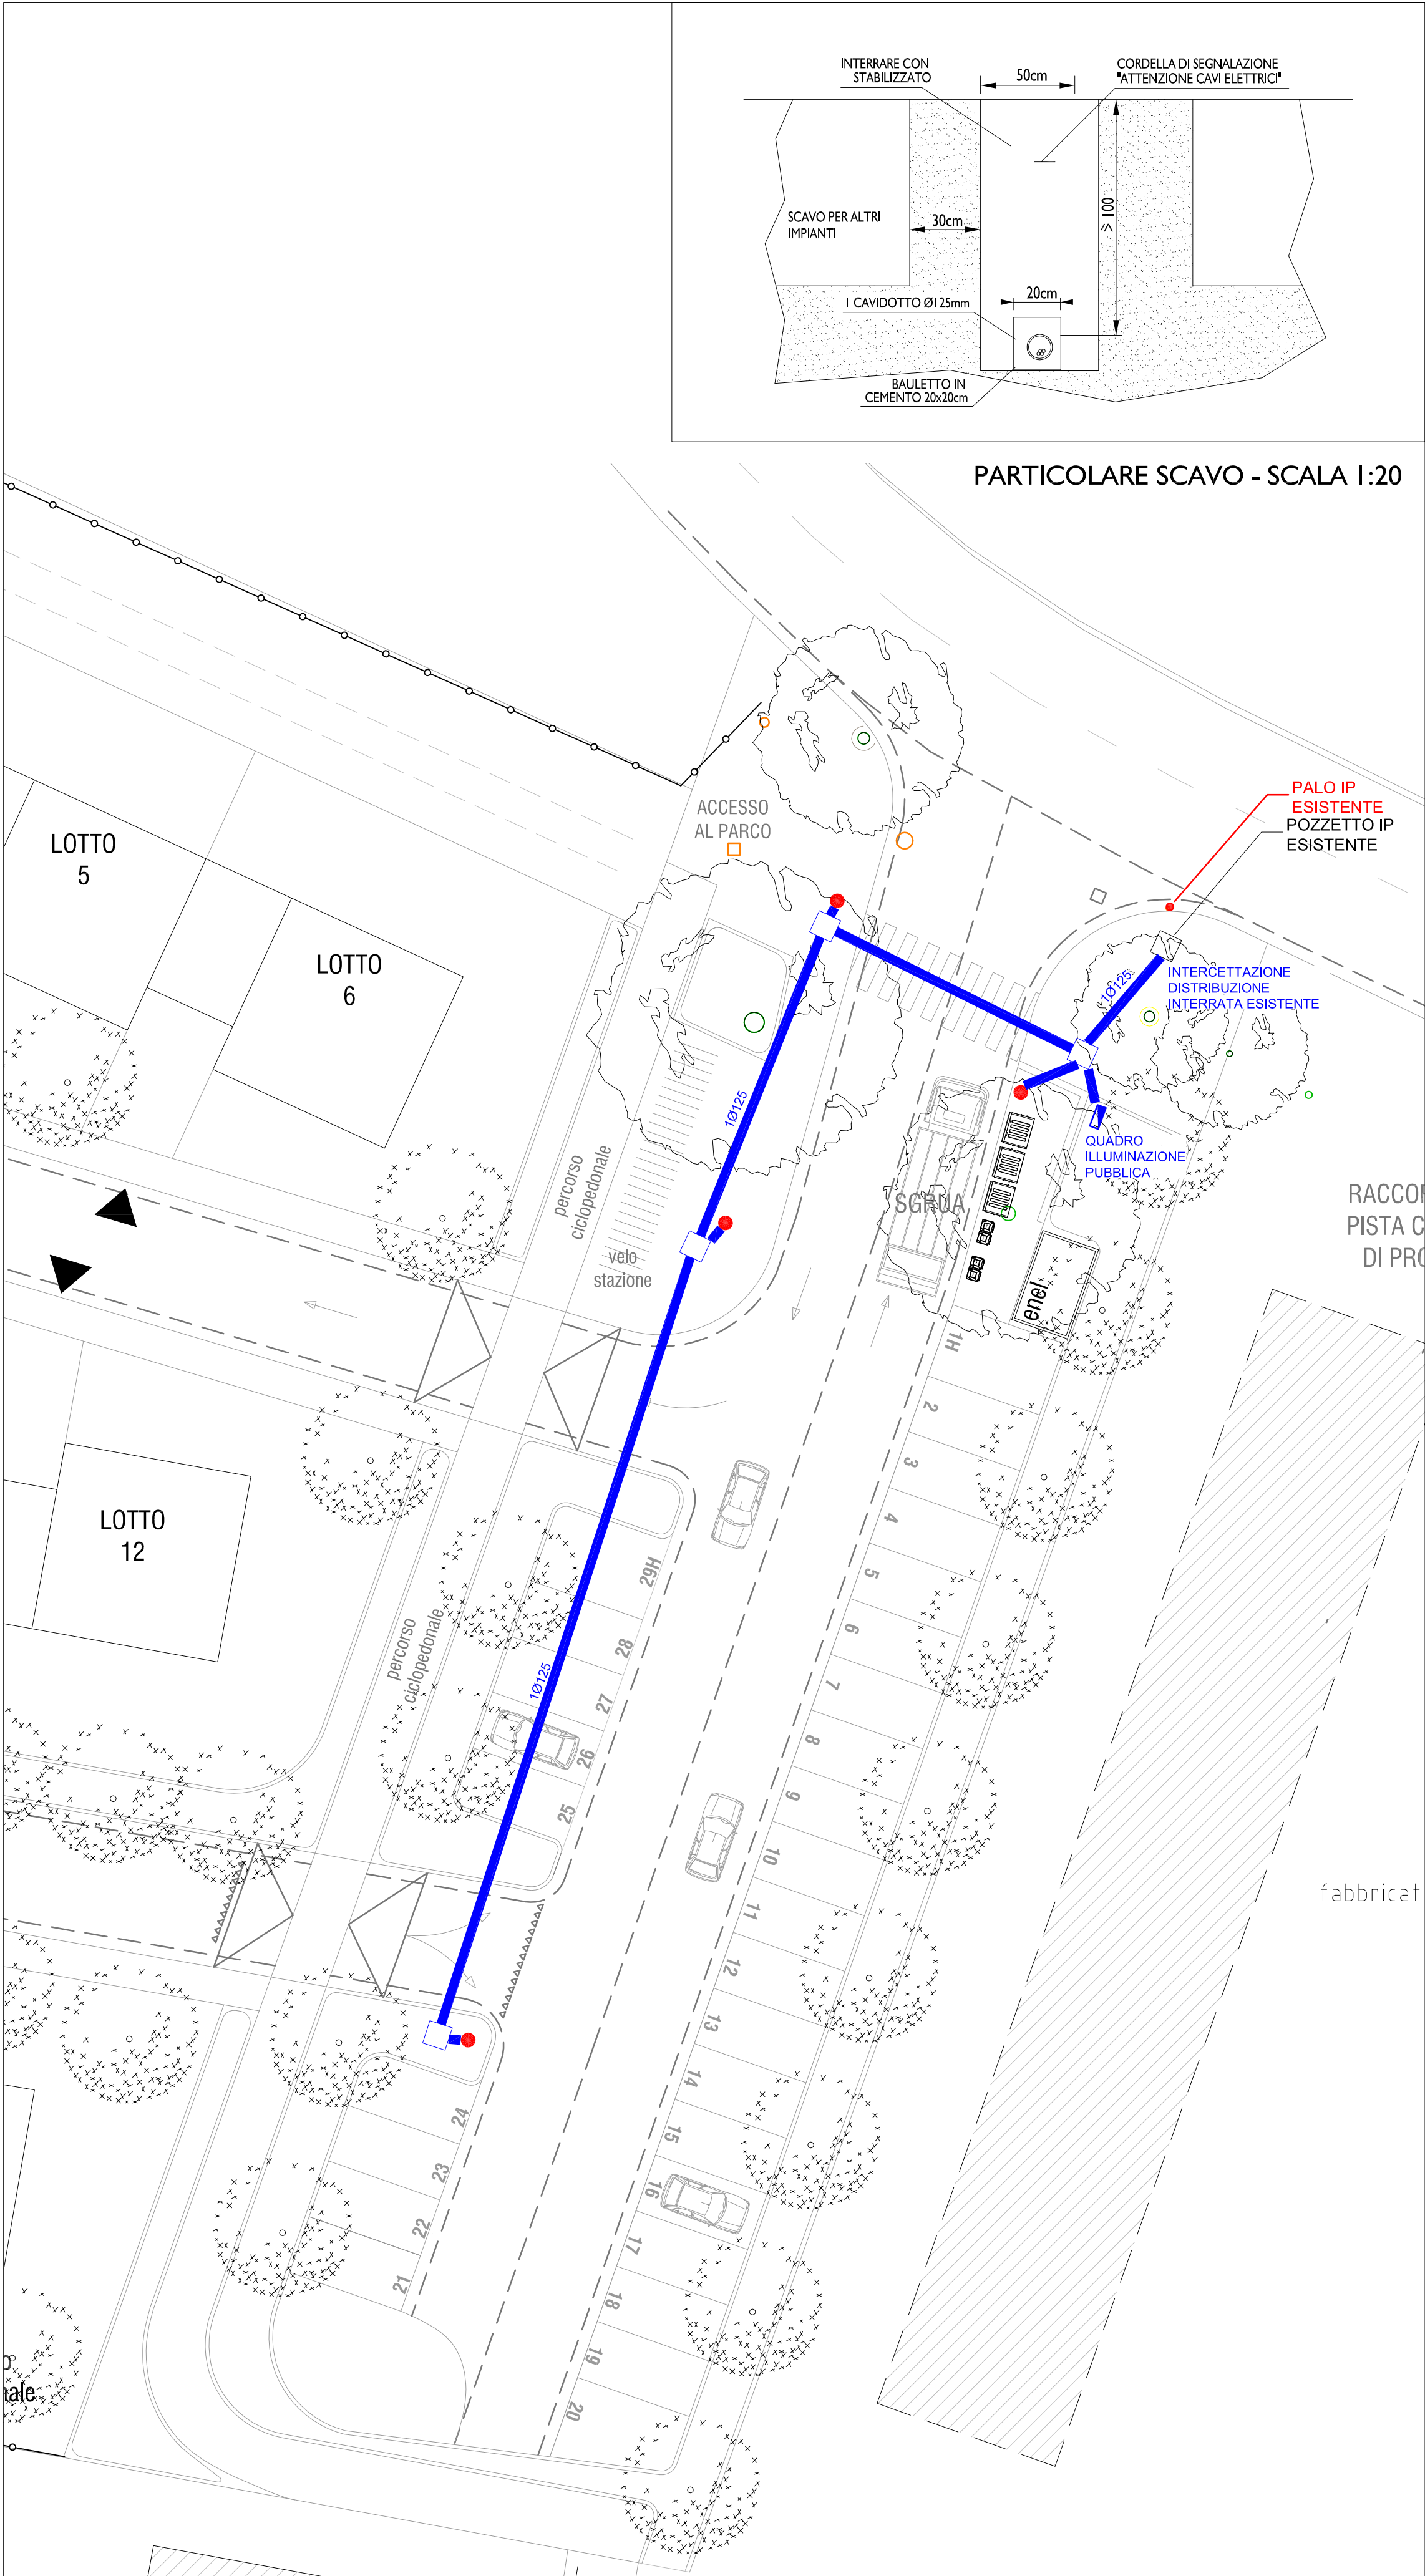

PLANIMETRIA OPERE EDILI - SCALA 1:200

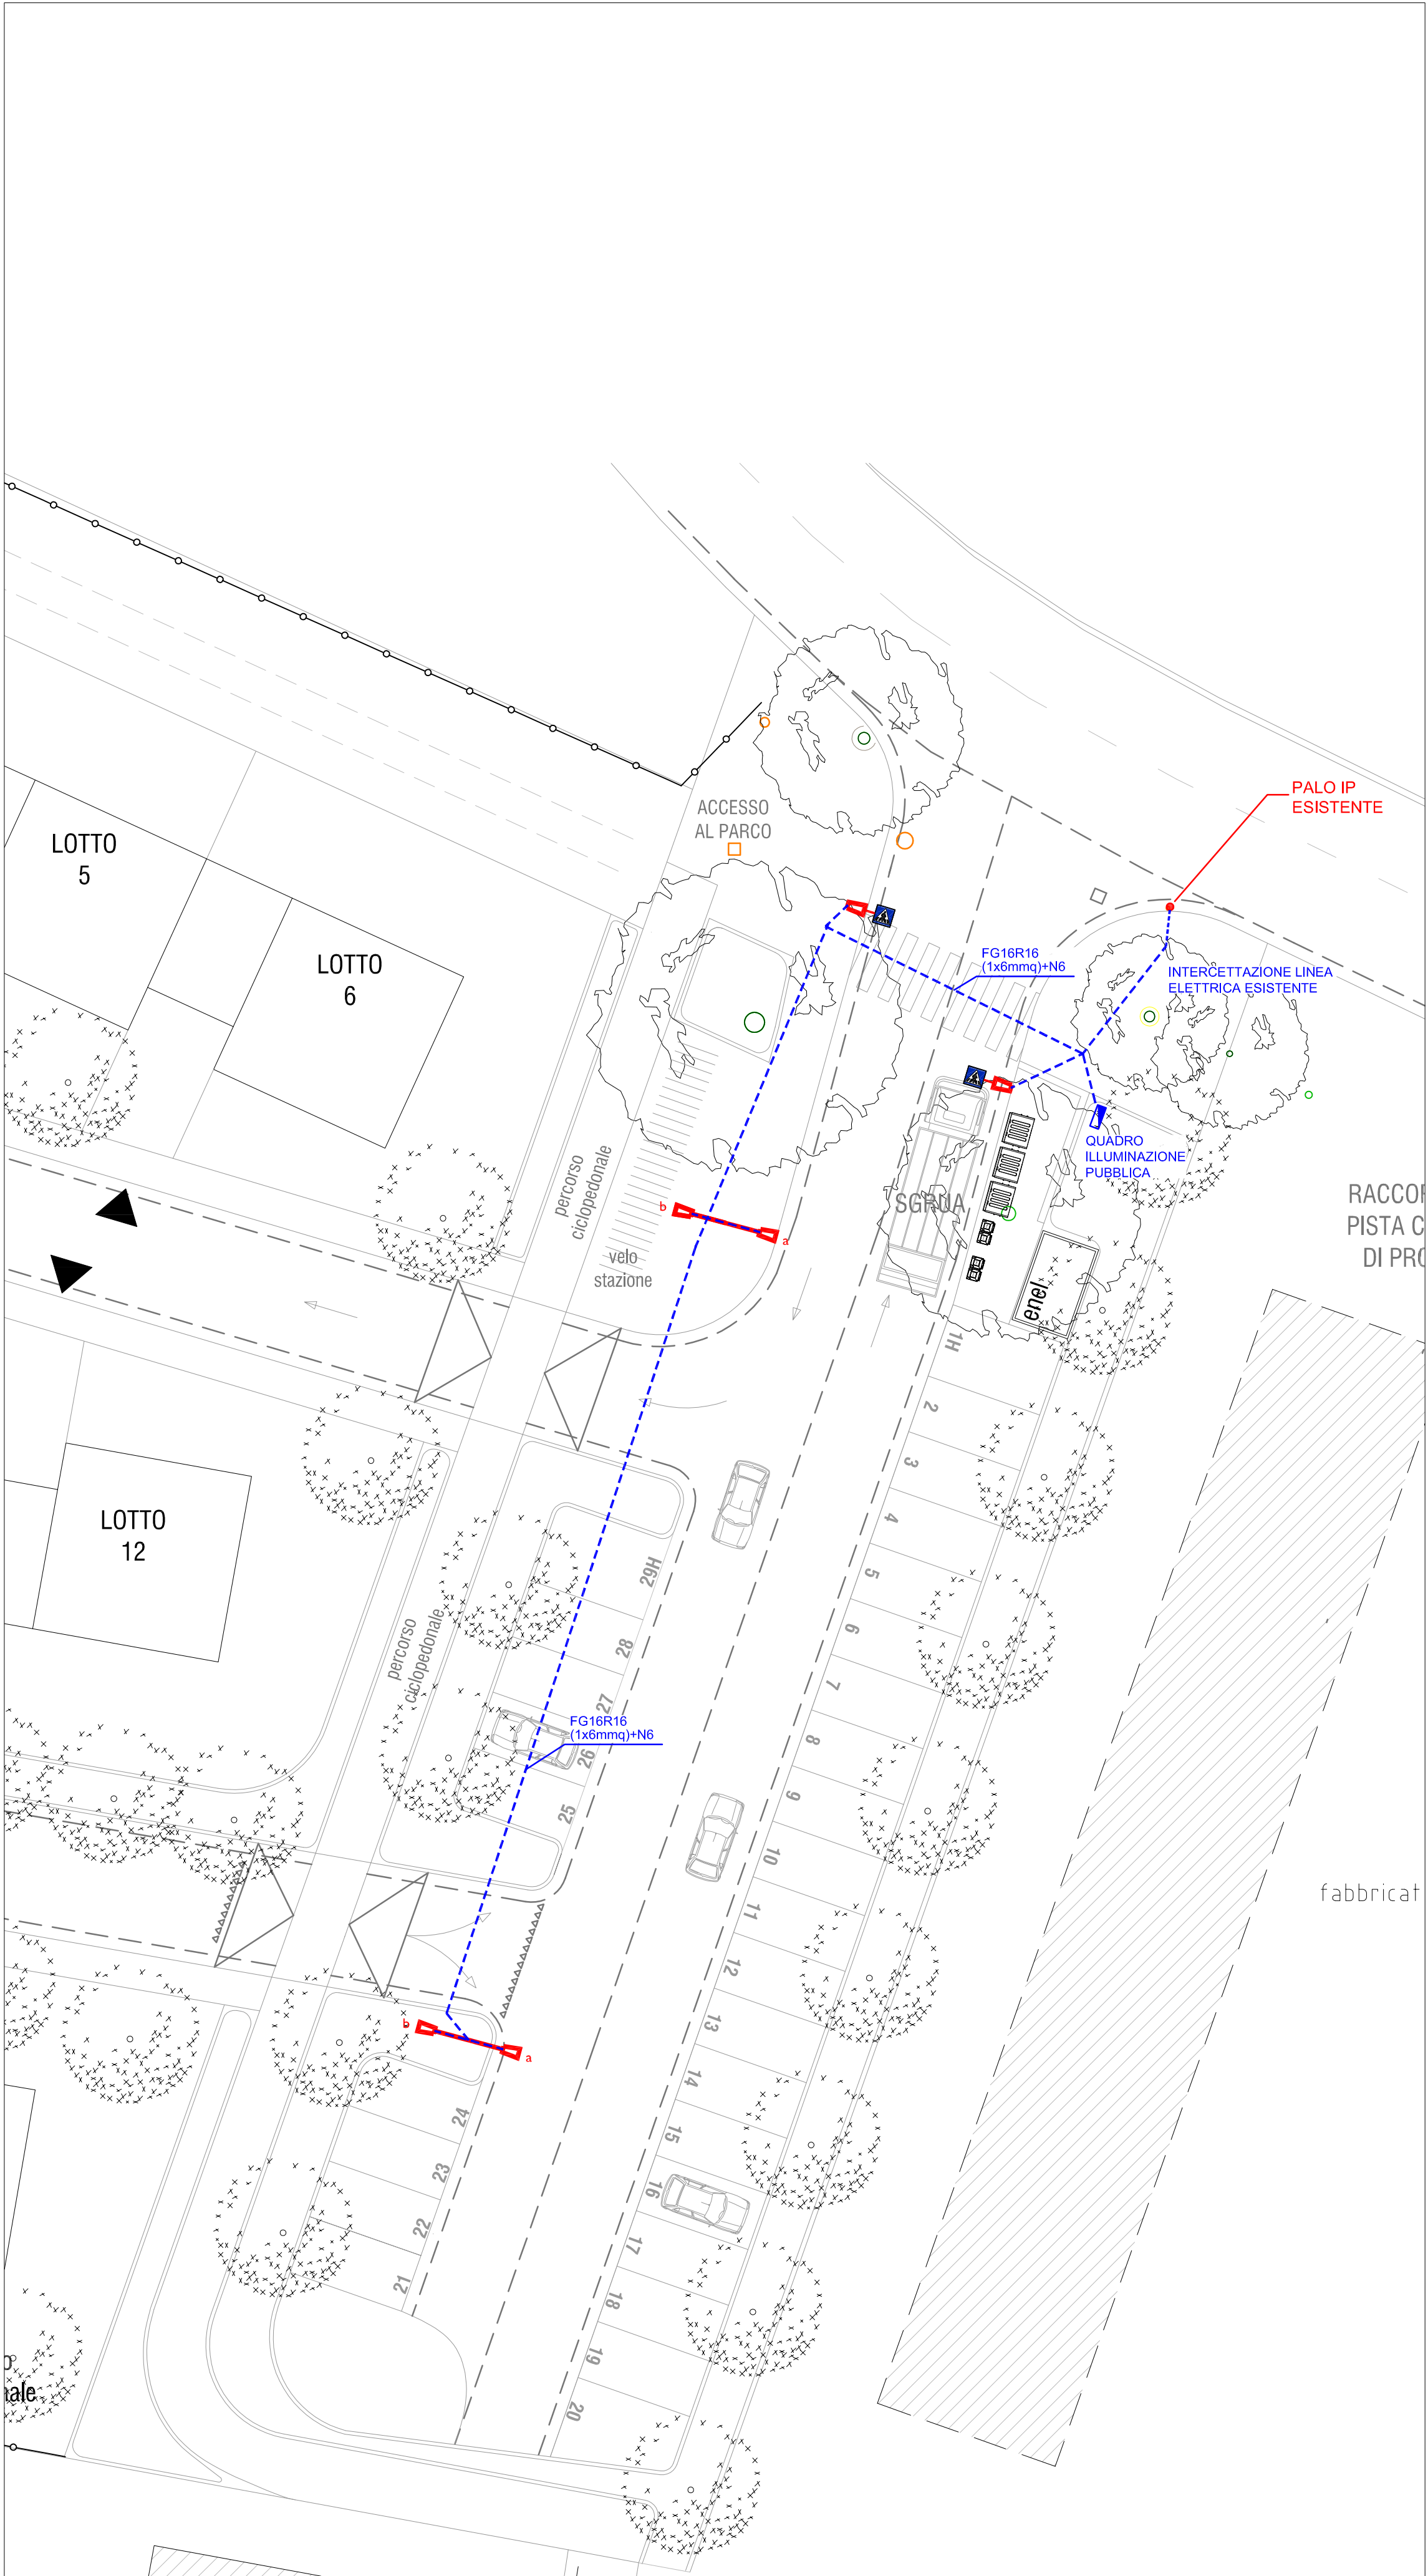

PLANIMETRIA OPERE ELETTRICHE - SCALA 1:200

COMUNE DI FUSIGNANO
PROVINCIA DI RAVENNA

PUBBLICA ILLUMINAZIONE
VIA GIUSEPPE GARIBALDI SNC
FUSIGNANO (RA)

Committente: Emelca S.r.l
Via N.Sauro 6/2 - 48012 Bagnacavallo (RA)

Oggetto: PROGETTO DI IMPIANTO ELETTRICO
AI SENSI DEL D.M. 37/08

Progettista: Per. Ind. Rambelli Giuliano

ELABORATO N. E2		PLANIMETRIA OPERE EDILI PLANIMETRIA OPERE ELETTRICHE			SCALA: 1:200
RIF. 21 925 01					F.PLOT: 1:20
FILE	REVISIONI	DATA	REALIZZATO	CONTROLLATO	
1 21 925 01 ele plan_v00	prima emissione	DICEMBRE 2021	LDM	GR	
2 21 925 01 ele plan_v01	AGGIORNAMENTO	MARZO 2022	LDM	GR	
3 21 925 01 ele plan_v02	AGGIORNAMENTO	APRILE 2022	LDM	GR	



V.le Marconi 30/3
48018 Faenza (RA)
Tel. 0546/668163 - Fax 0546/686301
e-mail: energia@energia.ra.it
www.energia.ra.it