



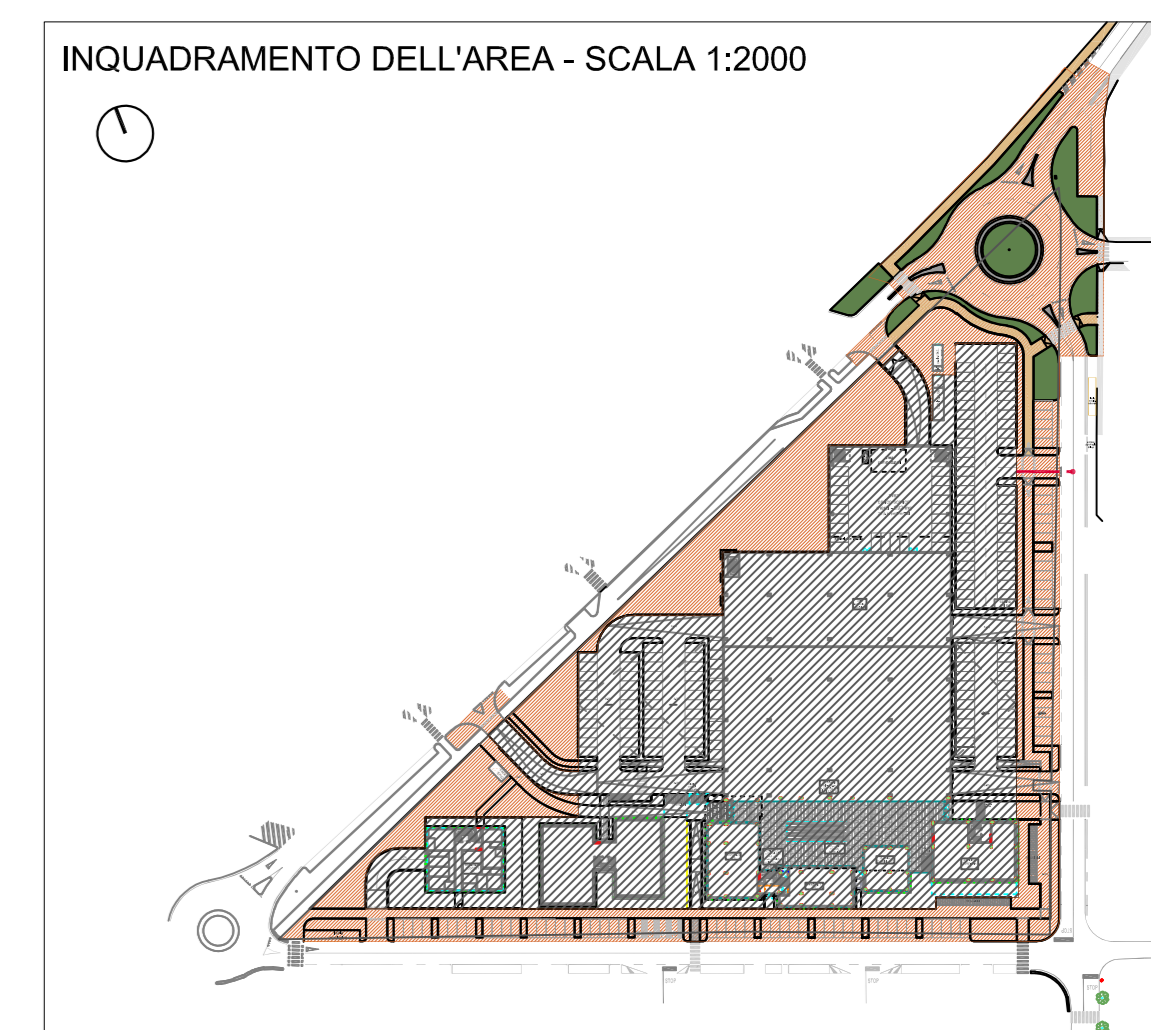




Colonnina di distribuzione telefonica da esterno per posa su basamento in c.a. in aree pedonali
SCALA 1:10

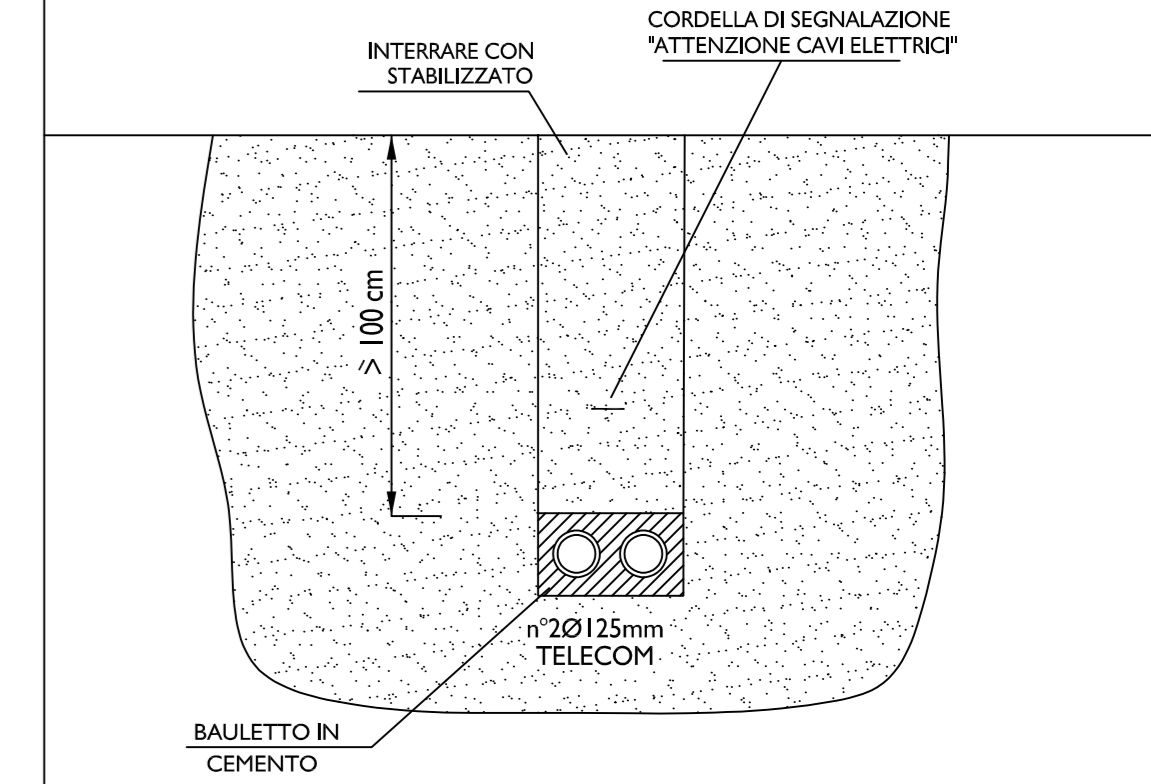

PARTICOLARE MASSIMO INGOMBRO CANALIZZAZIONI TELECOM
SCALA 1:20



LEGENDA COMPONENTI IMPIANTO ELETTRICO	
	Pozzetti per distribuzione impianto Telecom dimensioni interne 40x70 con chiusino in ghisa sferoidale D400 a due semicoperchi triangolari con scritta ed omologazione Telecom.
	Pozzetti per distribuzione impianto Telecom dimensioni interne 125x125 con chiusino in ghisa sferoidale D400 a due semicoperchi triangolari con scritta Telecom.
	Colonnina telefonica
	Armadetto Telecom per interni
	Cavidotto interrato TELECOM Ø125mm (n°tubazioni in pianta)

IL PRESENTE ELABORATO E' DA INTENDERSI
NON ESECUTIVO IN QUANTO DOVRA' ESSERE
AUTORIZZATO DA TECNICI TELECOM PREPOSTI

COMUNE DI LUGO REGIONE EMILIA ROMAGNA
PROVINCIA DI RAVENNA

RIQUALIFICAZIONE AREA EX ACETIFICIO VENTURI

Inquadramento:
incrocio trivio composto da: via Piano Caricatore, via Fabio Taglioni, via Rivali San Bartolomeo
Catasto fabbricati: Foglio 111 - Mappali 20, 91


RETI TELEFONIA AREA PUBBLICA

DICEMBRE 2016

SCALA 1:250

13c

Proprietà: IMMOBILIARE STUOIE S.p.A. Sede legale: LUGO (RA) PIAZZA BARACCA 24
Indirizzo PEC: IMMOBILIARESTUOIESPA@LEGALMAIL.IT Codice Fiscale E PARTITA IVA: 0251190395

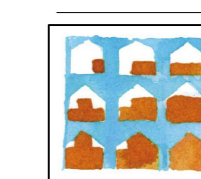

COOPROGETTO
architettura ingegneria servizi
via Severoli, 18 - 48018 Faenza (RA)
tel. 0546-29237 - fax. 0546-29261
segreteria@cooprogetto.it
segreteria@pec.cooprogetto.it

Arch. Alessandro Bucci
collaboratori:
Arch. Silvia Ancarani
Arch. Elisa Fontana
Arch. Enrico Ferraresi
Arch. Filippo Govoni
Arch. Luca Landi
Arch. Michele Vassumini
Progetto rete fognaria

Consulenti: geologo: dott. Giancarlo Andreatta
dott. Samuel Sangiorgi
strutturista: ing. Marco Peroni
clima/impatto acustico: ing. Franca Cori
trasporti: ing. Michele Tarozzi
studio ambientale: ing. Lira dal Pozzo
ing. Franca Cori
prevenzione incendi: ing. Roberto d'Agli
imp. meccanico: per. ind. Christian Fall
imp. elettrico: per. ind. Giuliano Rambaldi

nti
osino
bri
■

Pratiche precedenti

Firme dei tecnici ognuno per le proprie competenze

Pressevisione

data	redatta da