
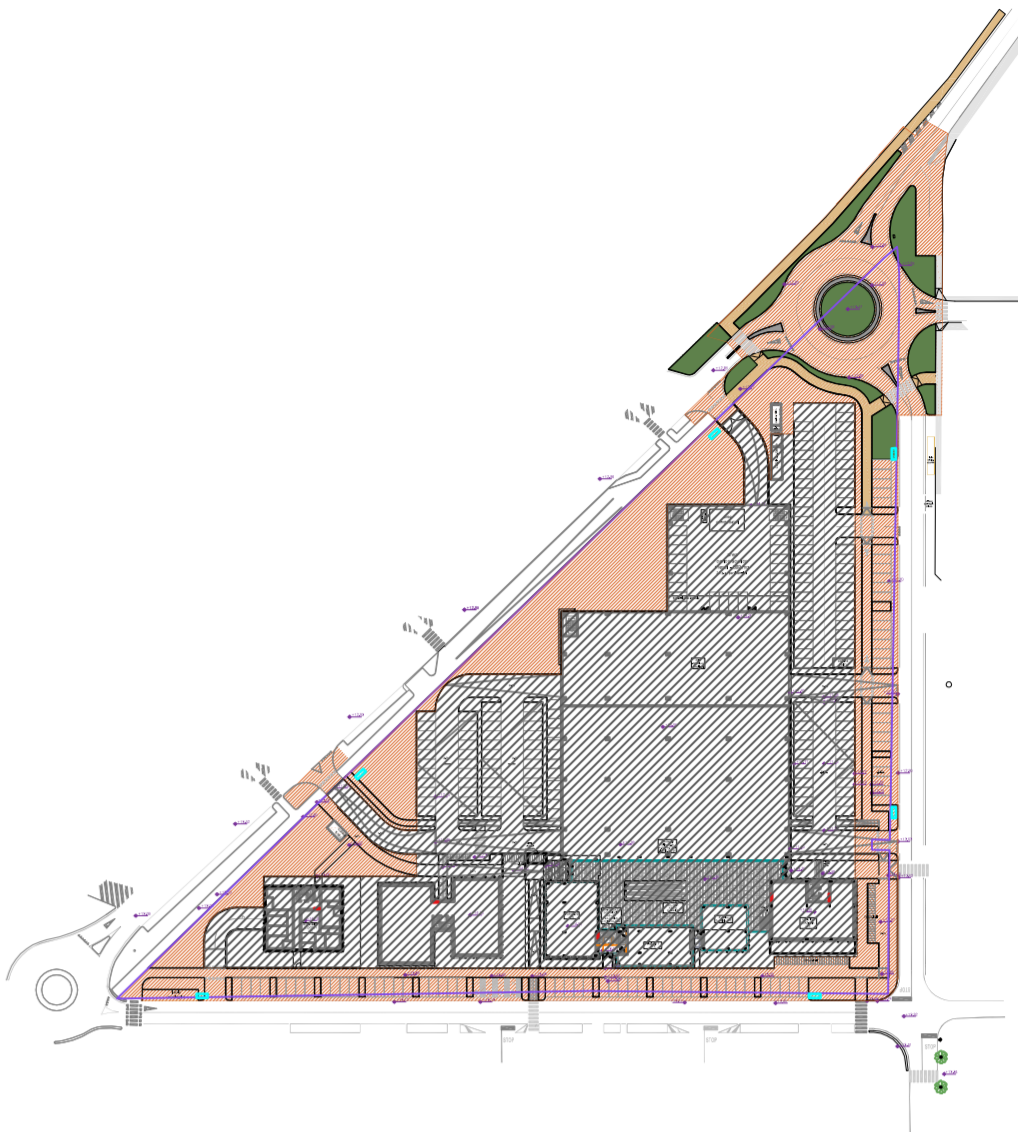


PARTICOLARE POSA TUBAZIONE ACQUA

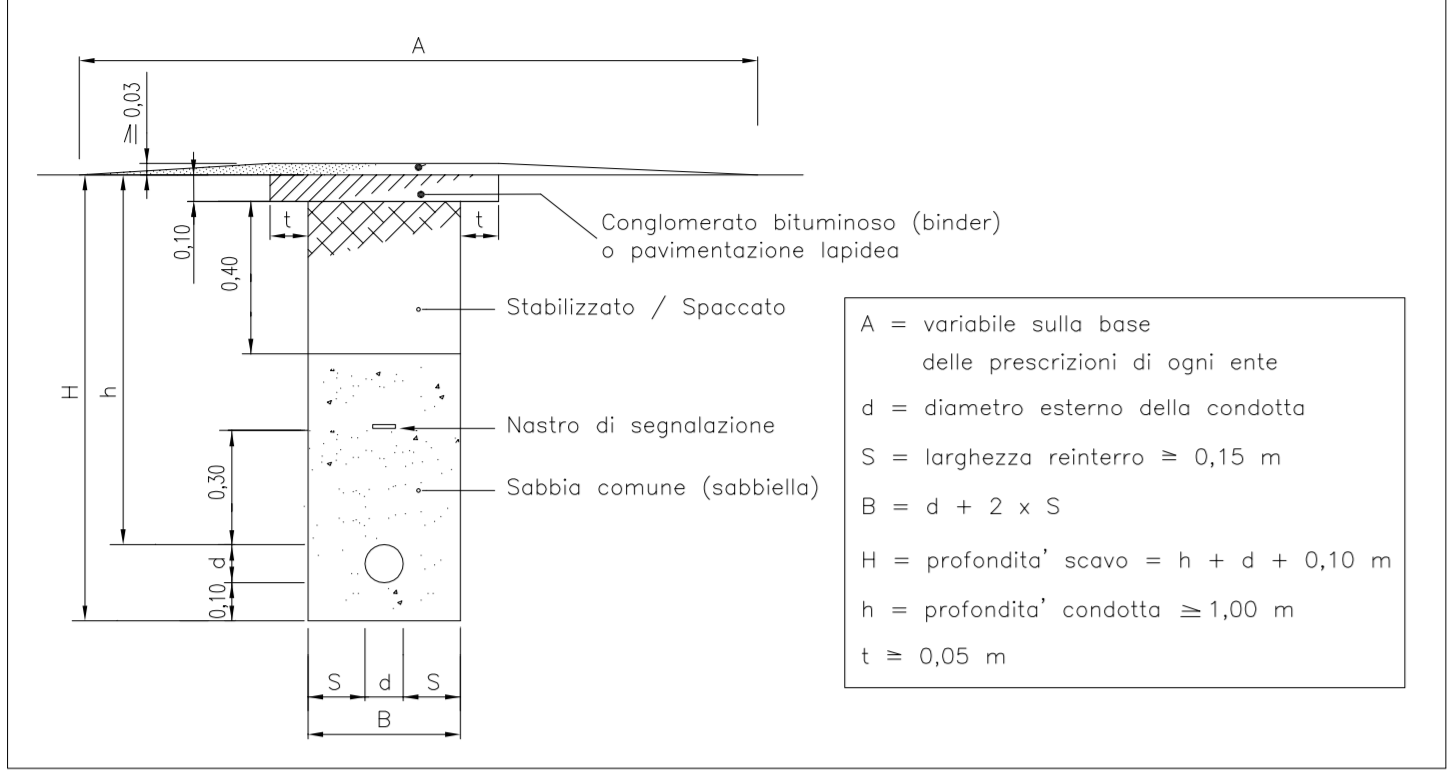

IL PRESENTE ELABORATO E' DA INTENDERSI
NON ESECUTIVO IN QUANTO DOVRA' ESSERE
AUTORIZZATO DA TECNICI PREPOSTI.

LEGENDA SIMBOLI

	TUBAZIONE IDRICA ANTINCENDIO
	TUBAZIONE IDRICA ACQUA FREDDA INTERRATA
	TUBAZIONE IDRICA IRRIGAZIONE

COMUNE DI LUGO

REGIONE EMILIA ROMAGNA
PROVINCIA DI RAVENNA

RIQUALIFICAZIONE AREA EX ACETIFICIO VENTURI

Inquadramento:
incrocio trivio composto da: via Piano Caricatore, via Fabio Tagliani, via Rivali San Bartolomeo
Catasto fabbricati: Foglio 111 - Mappali 20, 91

RETE ACQUEDOTTO ED IRRIGAZIONE AREA PUBBLICA

DICEMBRE 2016

SCALA 1:500

13d

Proprietà: IMMOBILIARE STUOIE S.p.A. Sede legale: LUGO (RA) PIAZZA BARACCA 24
Indirizzo PEC: IMMOBILIARESTUOIESPA@LEGALMAIL.IT Codice Fiscale E PARTITA IVA: 02511190395



COOPROGETTO
architettura ingegneria servizi
via Severoli, 18 - 48018 Faenza (RA)
tel. 0546-29237 - fax. 0546-29261
segreteria@cooprogetto.it
segreteria@pec.cooprogetto.it

Arch. Alessandro Bucci
collaboratori:
Arch. Silvia Ancarani
Arch. Elisa Fontana
Arch. Enrico Ferraresi
Arch. Filippo Govoni
Arch. Luca Landi
Arch. Michele Vasumini
Progetto rete fognaria
ing. Paolo Ruggeri

Consulenti: geologo: dott. Giancarlo Andreatta
dott. Samuel Sangiorgi
strutturista: ing. Marco Peroni
clima/impatto acustico: ing. Franca Conti
trasporti: ing. Michele Tarozzi
studio ambientale: ing. Lara dal Pozzo
ing. Franca Conti
prevenzione incendi: ing. Roberto d'Agostino
imp. meccanico: per. ind. Christian Faibbi
imp. elettrico: per. ind. Giuliano Rambelli

Pratiche precedenti

Firme dei tecnici ognuno per le proprie competenze

Presa visione

data	redatta da