

RIQUALIFICAZIONE AREA EX ACETIFICIO VENTURI

Inquadramento:
incrocio trivio composto da: via Piano Caricatore, via Fabio Taglioni, via Rivali San Bartolomeo
Catasto fabbricati: Foglio 111 - Mappali 20, 91


RETE ACQUEDOTTO E IRRIGAZIONE AREA PUBBLICA

LUGLIO 2018

SCALA 1:500

13d

Proprietà: IMMOBILIARE STUOIE S.p.A. Sede legale: LUGO (RA) PIAZZA BARACCA 24
Indirizzo PEC: IMMOBILIARESTUOIESPA@LEGALMAIL.IT Codice Fiscale E PARTITA IVA: 02511190395



COOPROGETTO
architettura ingegneria servizi
via Severoli, 18 - 48018 Faenza (RA)
tel. 0546-29237 - fax. 0546-29261
segreteria@cooprogetto.it
segreteria@pec.cooprogetto.it

Arch. Alessandro Bucci
collaboratori:
Arch. Silvia Ancarani
Arch. Elisa Fontana
Arch. Enrico Ferraresi
Arch. Filippo Govoni
Arch. Luca Landi
Arch. Michele Vasumini
Progetto rete fognaria
ing. Paolo Ruggeri

Consulenti:

geologo: dott. Giancarlo Andreatta
dott. Samuel Sangiorgi
strutturale: ing. Marco Peroni
clima/impatto acustico: ing. Franca Conti
trasporti: ing. Michele Tarozzi
studio ambientale: ing. Lara dal Pozzo
ing. Franca Conti
prevenzione incendi: ing. Roberto d'Agostino
imp. meccanico: per. ind. Christian Fabbri
imp. elettrico: per. ind. Giuliano Rambelli




Pratiche precedenti

Firme dei tecnici ognuno per le proprie competenze

Presa visione


data	redatta da

TUTTI I DIRITTI SONO RISERVATI, OGNI RIPRODUZIONE ANCHE PARZIALE DEL SEGUENTE DISEGNO E' PERSEGUIBILE AI TERMINI DI LEGGE - (art. c.c. 2576)

LEGENDA SIMBOLI	
	TUBAZIONE IDRICA ANTINCENDIO
	TUBAZIONE IDRICA ACQUA FREDDA INTERRATA
	TUBAZIONE IDRICA IRRIGAZIONE
	BOX PER IRRIGAZIONE COIBENTATO DIM. 70X70 cm, ZOCCOLO h=20 cm

IL PRESENTE ELABORATO E' DA INTENDERSI
NON ESECUTIVO IN QUANTO DOVRA' ESSERE
AUTORIZZATO DA TECNICI PREPOSTI.

PARTICOLARE POSA TUBAZIONE ACQUA

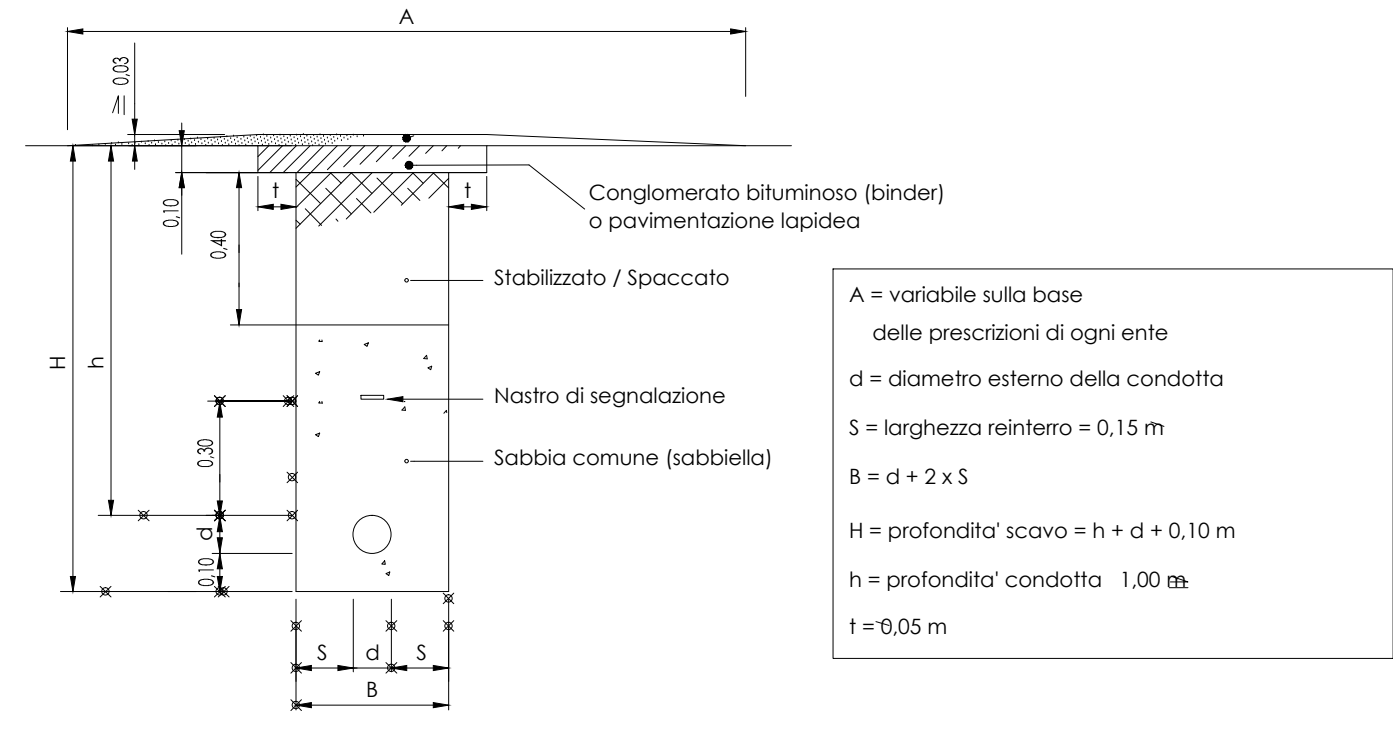

STATO DI PROGETTO, SCALA 1:500

